




01 PLANTA BAIXA
ESCALA: 1:100

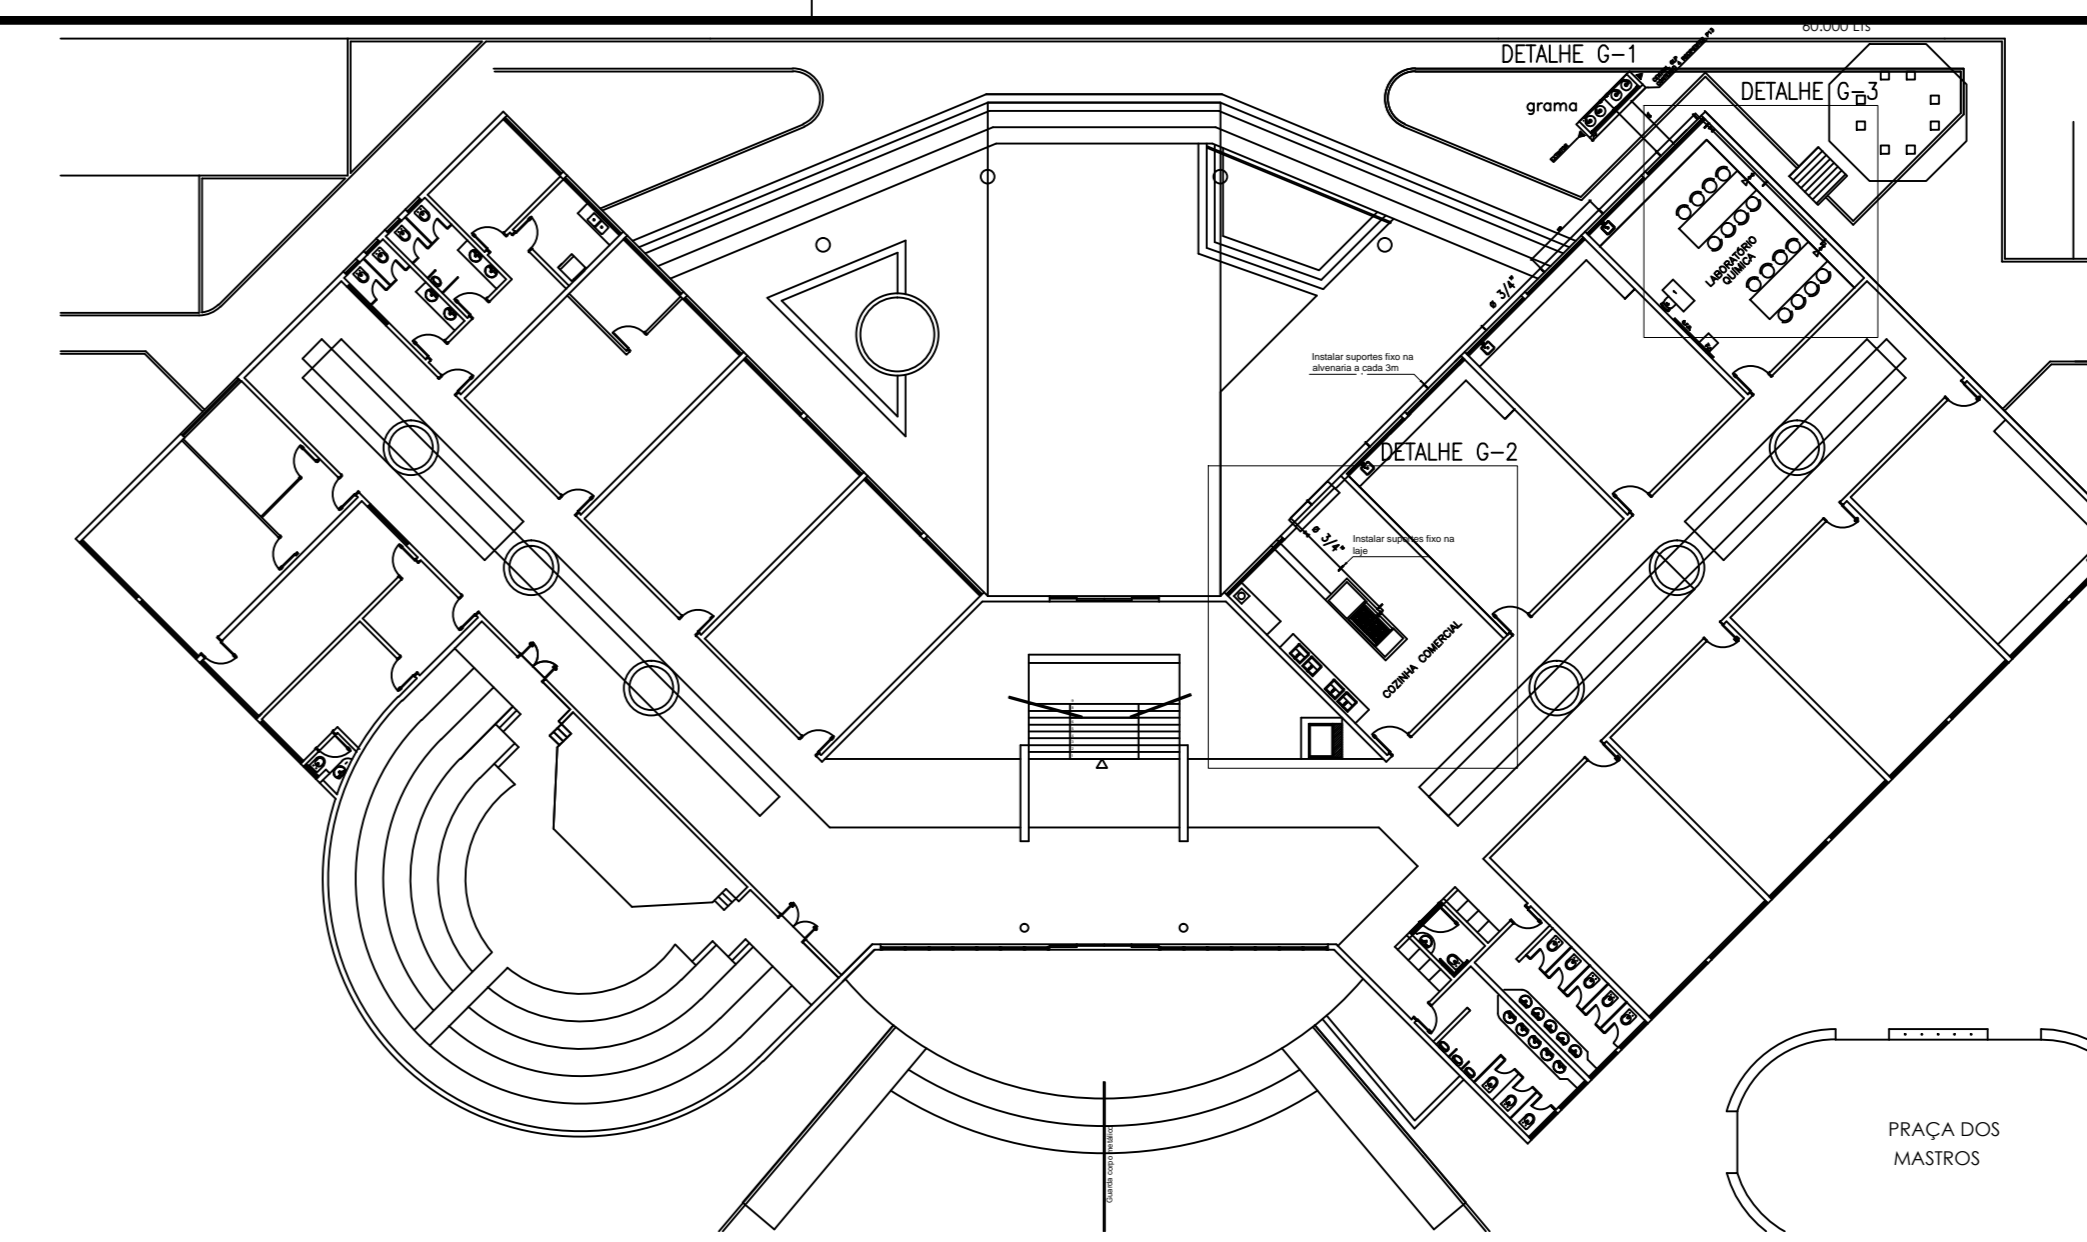


01 LOCALIZAÇÃO DA INSTALAÇÃO
S/ ESCALA

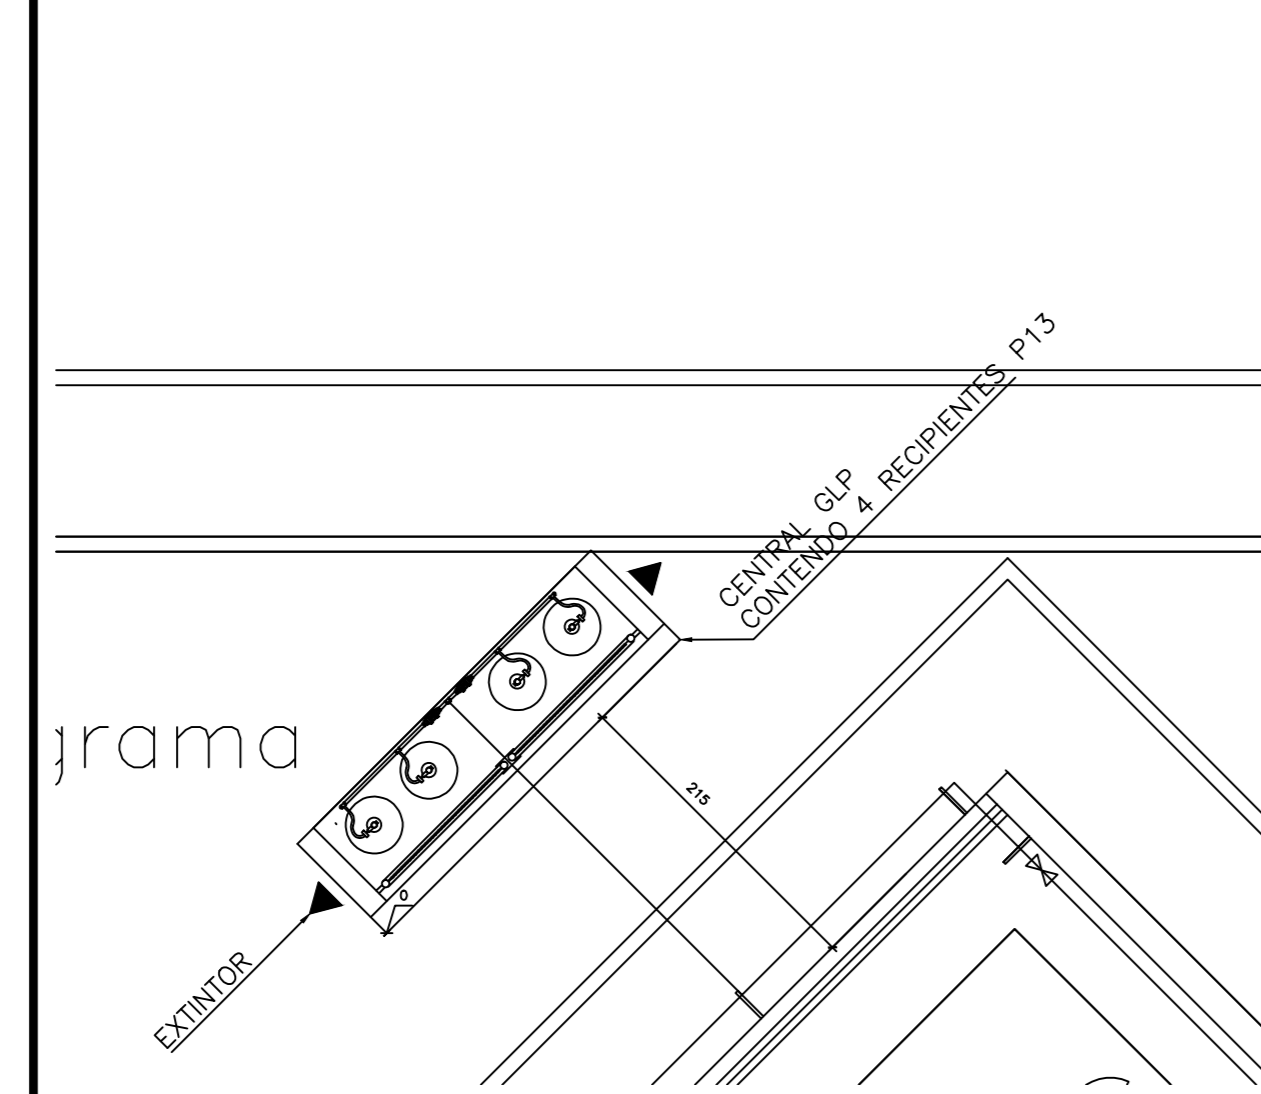

02 DETALHE G-1
ESCALA: 1:50

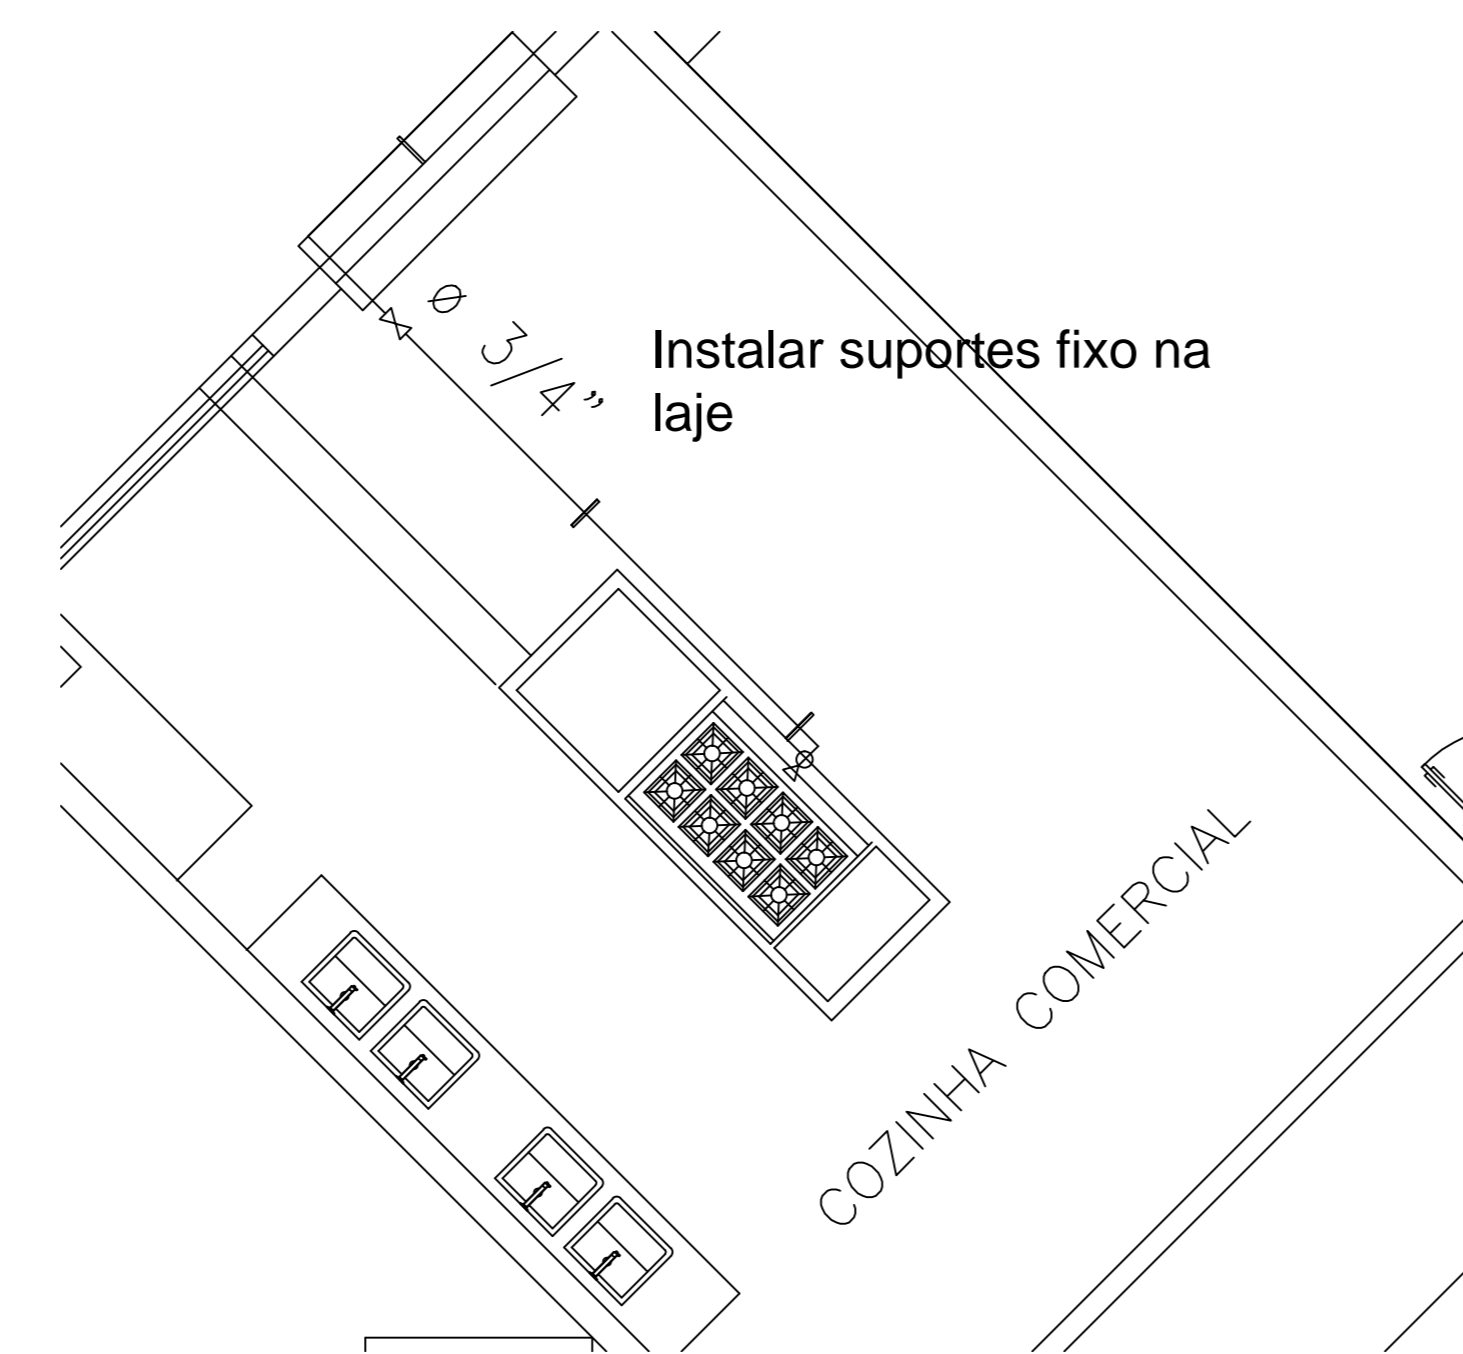

03 DETALHE G-2
ESCALA: 1:50

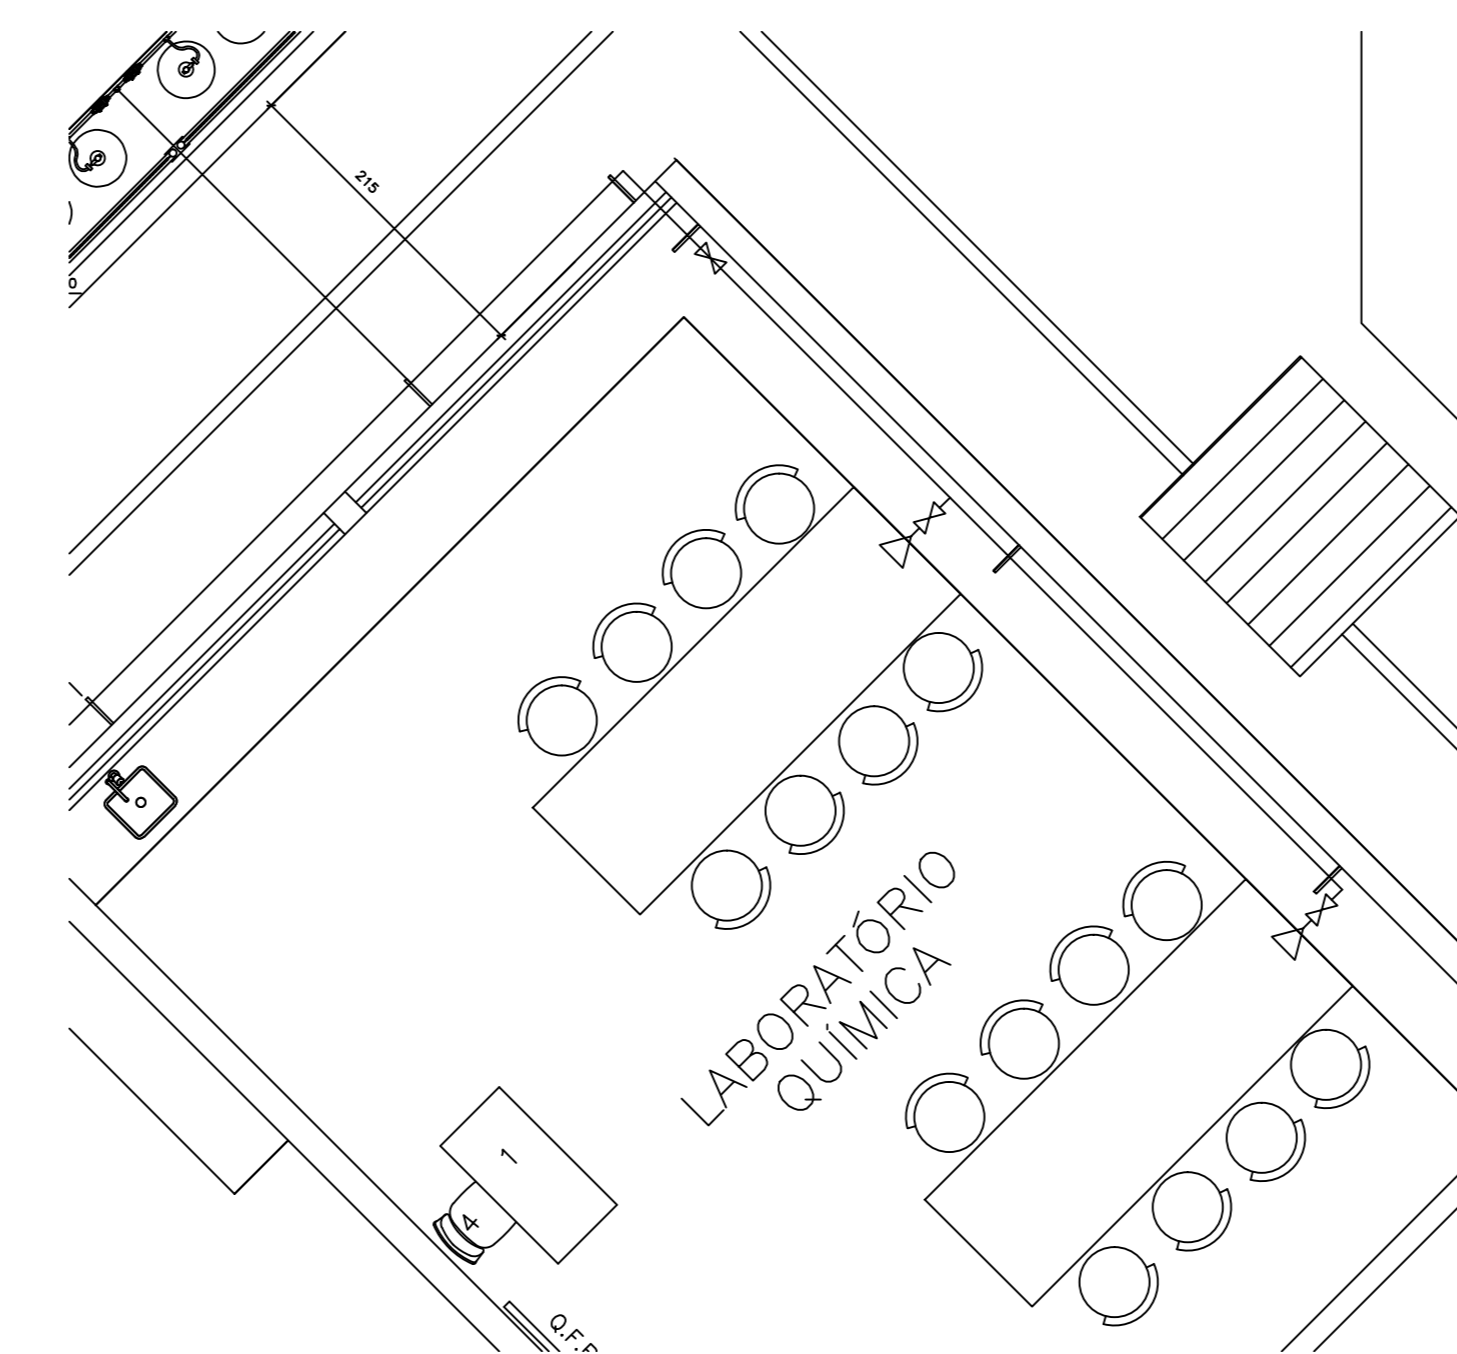

03 DETALHE G-3
ESCALA: 1:50

SIMBOLOGIA	
	TUBULAÇÃO DE AÇO GALVANIZADO 3/4" CONFORME NBR 5580 CLASSE M.
	PONTO DE UTILIZAÇÃO
	RECIPIENTE DE GÁS P13
	REGISTRO DE CORTE
	EXTINTOR DE PÓ QUÍMICO DE 4 KG DE CAPACIDADE

01	29/03/2016	Sandro Lino	Projeto básico
REVISÃO Nº	DATA	NOME	DESCRIÇÃO
AUTORES DO PROJETO E ART:			
CREA:			
PROPRIETÁRIO/PROCURADOR: Instituto Federal do Amazonas		RESPONSÁVEL PELA EXECUÇÃO E ART:	
BRASIL		AMAZONAS	
RETOR AMAZONAS: ANTONIO VENANCIO CASTELO BRANCO			
TÍTULO: REMANESCENTE DE OBRA DO CAMPUS HUMAITÁ			
ASSUNTO: PLANTA BAIXA, PLANTA CENTRAL GLP, CORTES E DETALHES			
RETOR/CAMPUS: HUMAITÁ	ENDEREÇO: BR 230 KM 07	ESCALA: INDICADA	
MUNICÍPIO: Z. RURAL	ESTADO: HUMAITÁ	UF: AM	
CEP: 69.000-000	TELEFONE: (092)3621-6700	HOMEPAGE: www.ifam.edu.br	

FASE III
GLP
01/02

Obs.: Dimensões em centímetros.